


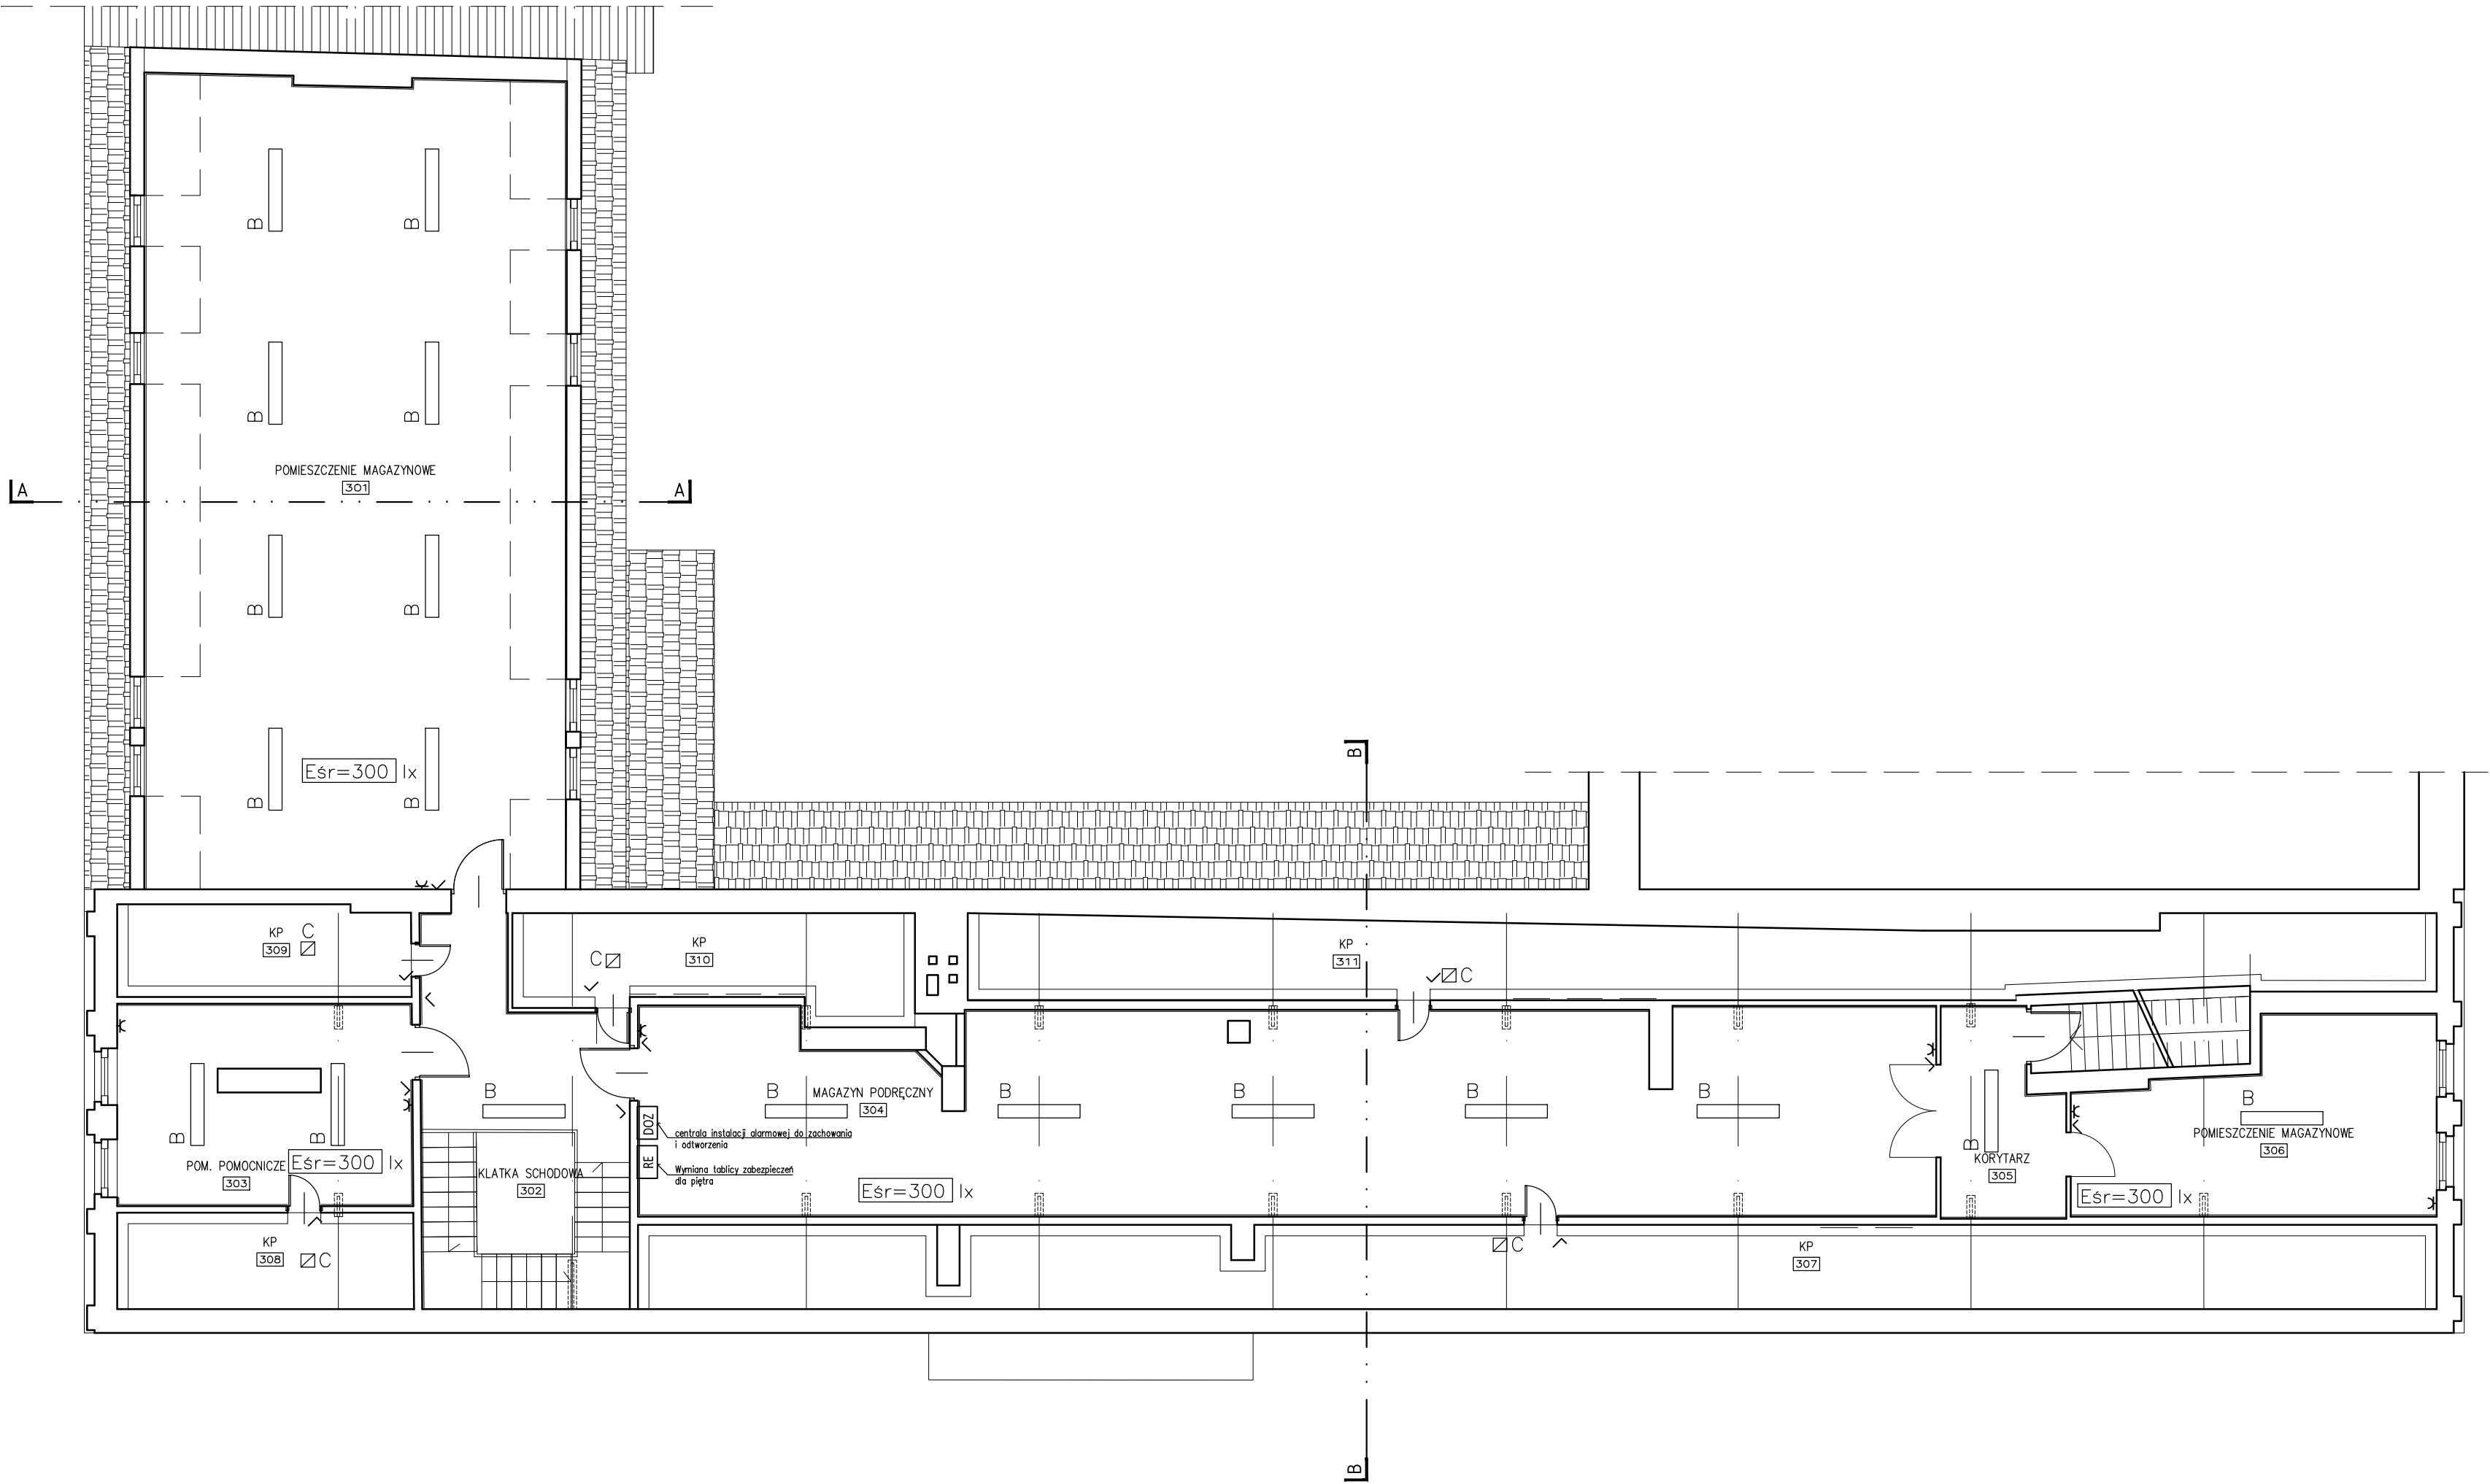

UWAGI

Instalację oświetlenia wykonać przewodami typu YDYp 3,4x1,5mm układanymi w tynku, natynkowo oraz nad stropem podwieszonym z osprzętem p/t nieuszczelnionym. Nad stropem podwieszonym przewody układać w rurkach RL. Łączniki instalować na wys. 1,2m.

- ✂ Gniazdo wtyczkowe p/t pojedyncze 2P+Z 16A IP20
- ✓ Łącznik instalacyjny 1-biegunowy p/t IP44 16A/230V

B

— Oprawa nastropowa ledowa np. typu WT460C LED42S/840 PSU V-WB 39W L1300, Producent PHILIPS

C

☑ Oprawa natynkowa ledowa, np. Spectra Lighting Retina 355 2000lm (17W)

OCHRONA PRZECIWPORAŻENIOWA
SAMOCZYNNY WYŁĄCZENIE ZASILANIA

ZADANIE PROJEKTOWE		REMONT I TERMOMODERNIZACJA BUDYNKU MUZEUM INSTRUMENTÓW MUZYCZNYCH W POZNANIU	
NAZWA I ADRES OBIEKTU BUDOWLANEGO		Muzeum Instrumentów Muzycznych Oddział Muzeum Narodowego w Poznaniu 61-772 Poznań, Stary Rynek 45	
JEDNOSTKA PROJEKTOWA	 MICHNOWICZ STASZEWSKI ARCHITEKCI 61-501 POZNAŃ, UL. DABRÓWKI 2, b' / 4 TEL / FAX 61-6497394 WWW.MSA.NET.PL	WYDANIE	
PROJEKTOWAŁ	mgr inż. Przemysław Paech (gf. projektant)	UPR. NR 61/PW/92 UPRAWNIENIA W SPECJALNOŚCI INSTALACYJNO-INŻYNIERYJNEJ W ZAKRESIE SIECI I INSTALACJI ELEKTRYCZNYCH NISKIEGO NAPIĘCIA	DATA I PODPIS 09.2016
SPRAWDZIŁ	mgr inż. Zbigniew Pietras	UPR. NR WKP/0155/PDDE/14 - DO PROJEKTOWANIA BEZ OGRANICZEŃ W SPECJALNOŚCI INSTALACYJNEJ W ZAKRESIE: SIECI, INSTALACJI I URZĄDZEŃ ELEKTRYCZNYCH I ELEKTROMAGNETYCZNYCH	09.2016
TREŚĆ RYSUNKU		INSTALACJE ELEKTRYCZNE - RZUT PODDASZA	
BRANŻA	architektura	STADIUM proj. wykonawczy	INDEX 0433 DATA 09.2016 SKALA 1:100
			STRONA __ __