



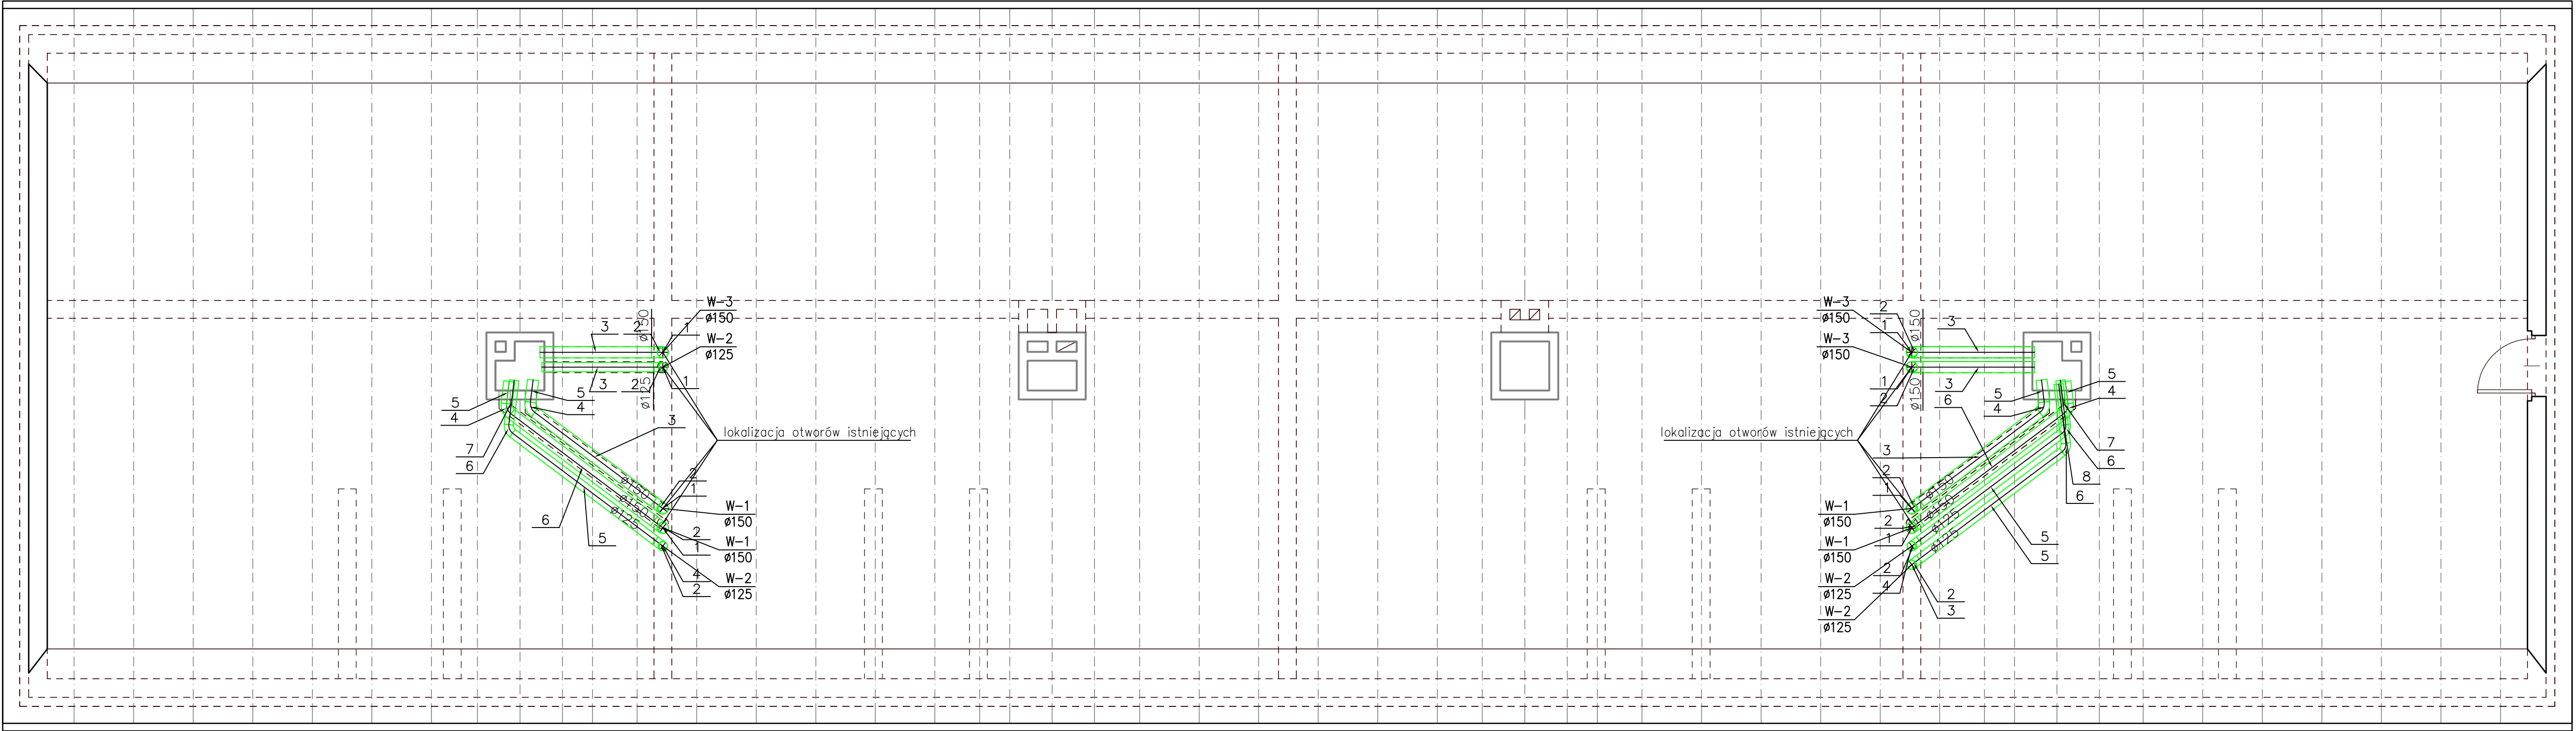

UWAGA:
Elementy konstrukcyjne, konstrukcje wsporcze oraz otwory w przegrodach należy wykonać w uzgodnieniu z branżą konstrukcyjną

LEGENDA:
Instalacja wywiewna

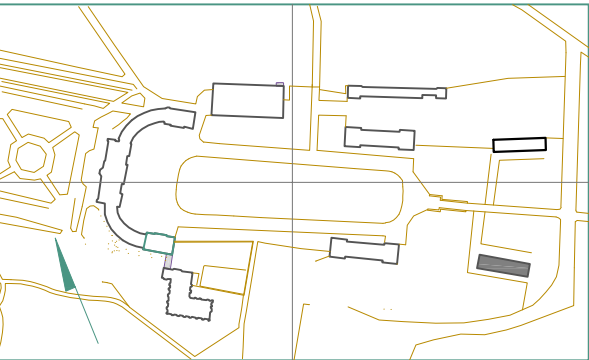

			
NAZWA INWESTYCJI / ADRES / DZIAŁKA Modernizacja zespołu pałacowo-parkowego w Rogalinie Rogalin ul. Arciszewskiego 2 dz. nr 74, 75, 76			
INWESTOR / ADRES Muzeum Narodowe w Poznaniu Al. Marcinkowskiego 9 61-745 Poznań			
07-CZWORAK B CZWORAK B RZUT PODDASZA - WENTYLACJA		GŁÓWNY PROJEKTANT arch. Michał Lewiński 7131 / 84 / P / 2000 PROJEKTANT BRANŻOWY dr inż. Mieczysław Porowski 134 / 84 / Pw ZESPÓŁ PROJEKTOWY mgr inż. Wojciech Porowski	
DATA: GRUDZIEŃ 2011	STADIUM: PROJEKT WYKONAWCZY	SKALA: 1 : 50	07-Ca/IS3-01