


UWAGA:

Elementy konstrukcyjne, konstrukcje wsporcze oraz otwory w przegrodach należy wykonać w uzgodnieniu z branżą konstrukcyjną.

LEGENDA:

- Instalacja nawiewna
- Instalacja wywiewna
- Woda lodowa – zasilanie 7 °C
- Woda lodowa – powrót 12 °C
- Kratka w drzwiach

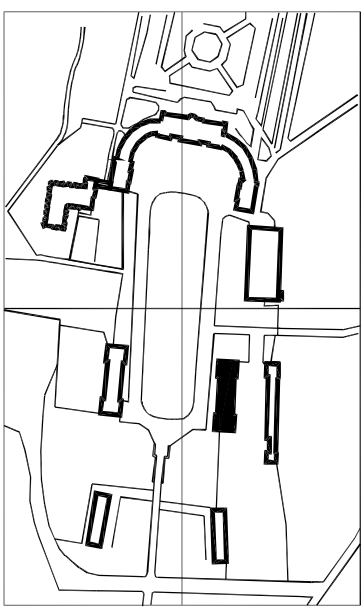

NAZWA INWESTYCJI / ADRES / DZIAŁKA Modernizacja zespołu pałacowo-parkowego w Rogalinie Rogalin ul. Arciszewskiego 2 dz. nr 74, 75, 76			INWESTOR / ADRES Muzeum Narodowe w Poznaniu Al. Marcinkowskiego 9 61-745 Poznań		
GŁÓWNY PROJEKTANT arch. Michał Lewiński			PROJEKTANT BRAZOWY dr inż. Mieczysław Porowski		
ZESPÓŁ PROJEKTOWY mgr inż. Tomasz Murawa mgr inż. Patryk Fidej mgr inż. Tomasz Michalski mgr inż. Łukasz Sosniński			SPRAWÓZDAWCY mgr inż. Karol Słowiński WKP / 0151 / PMOS / 04		
08 - STAJNIA (fragment) "STAJNIA DUŻA" RZUT PODDASZA - WENTYLACJA			DATA: CZERWIEC 2009		
STADIUM: PROJEKT BUDOWLANY			SKALA: 1 : 50		
			08-S/IS3-02		